




		工程名称	通士达照明有限公司	
		项目名称	组装大楼	
审定		设计负责人	一层平面图	图号
审核		主任工程师		专业
校核		注册建筑师		阶段
设计		会签		比例

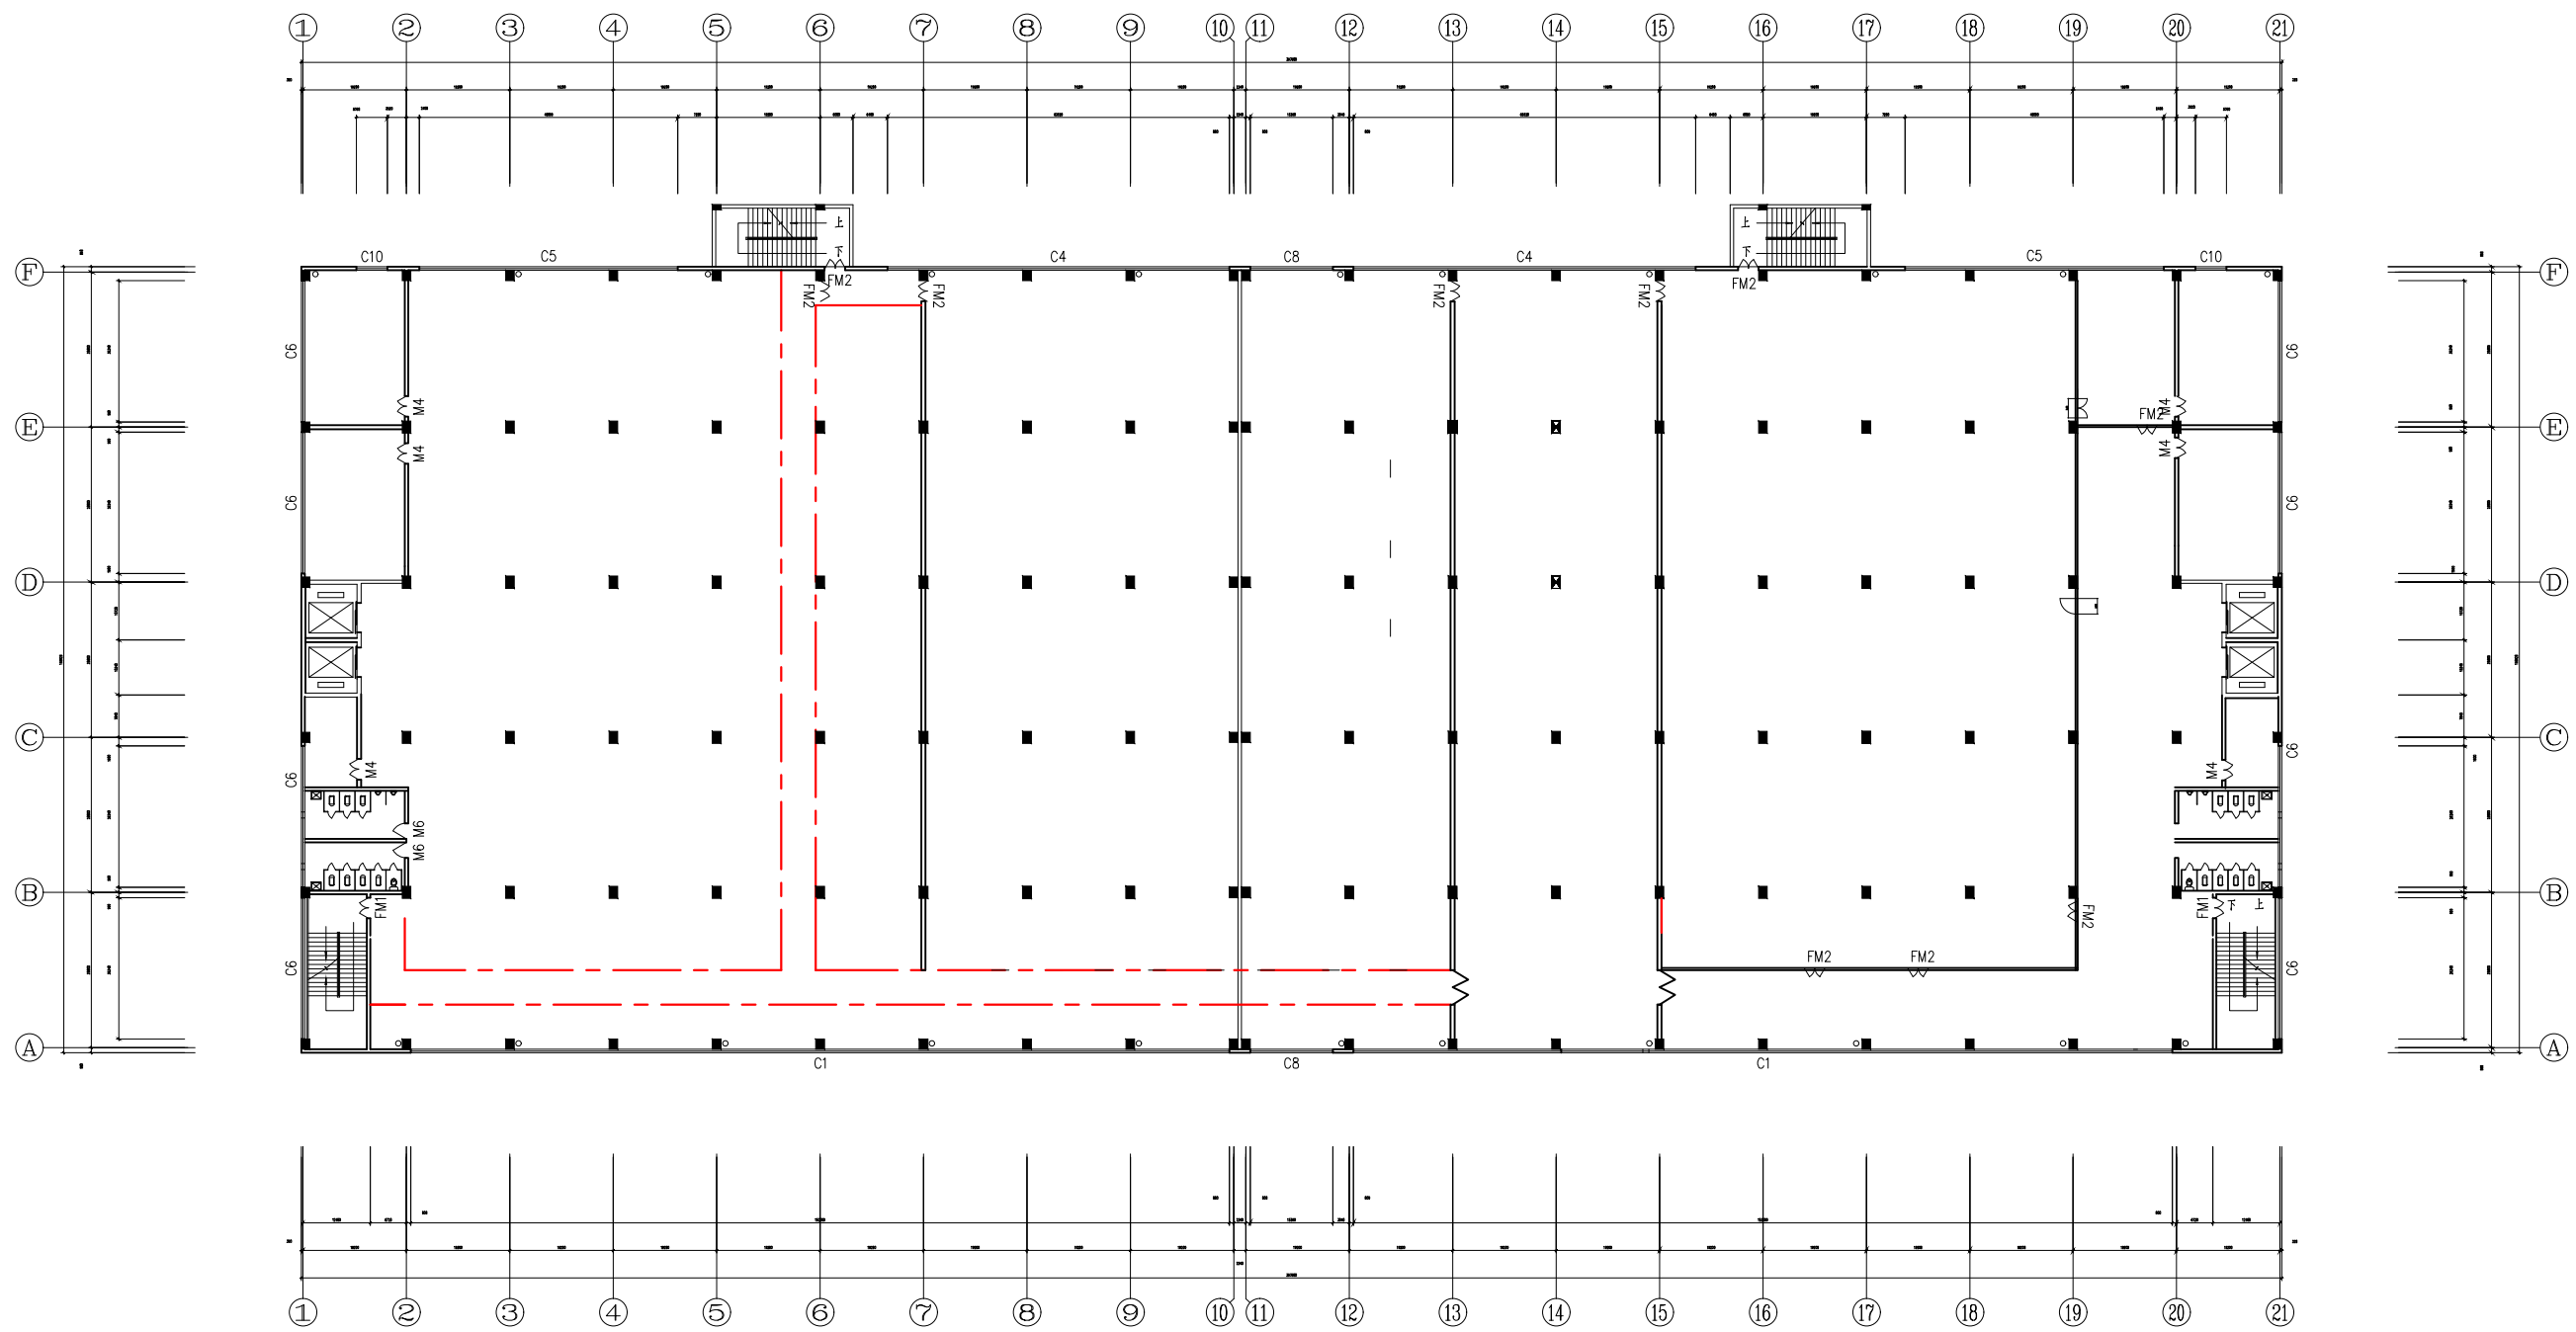


		工程名称	通士达照明有限公司	
		项目名称	组装大楼	
审定		设计负责人	二层平面图	图号
审核		主任工程师		专业
校核		注册建筑师		阶段
设计		会签		比例

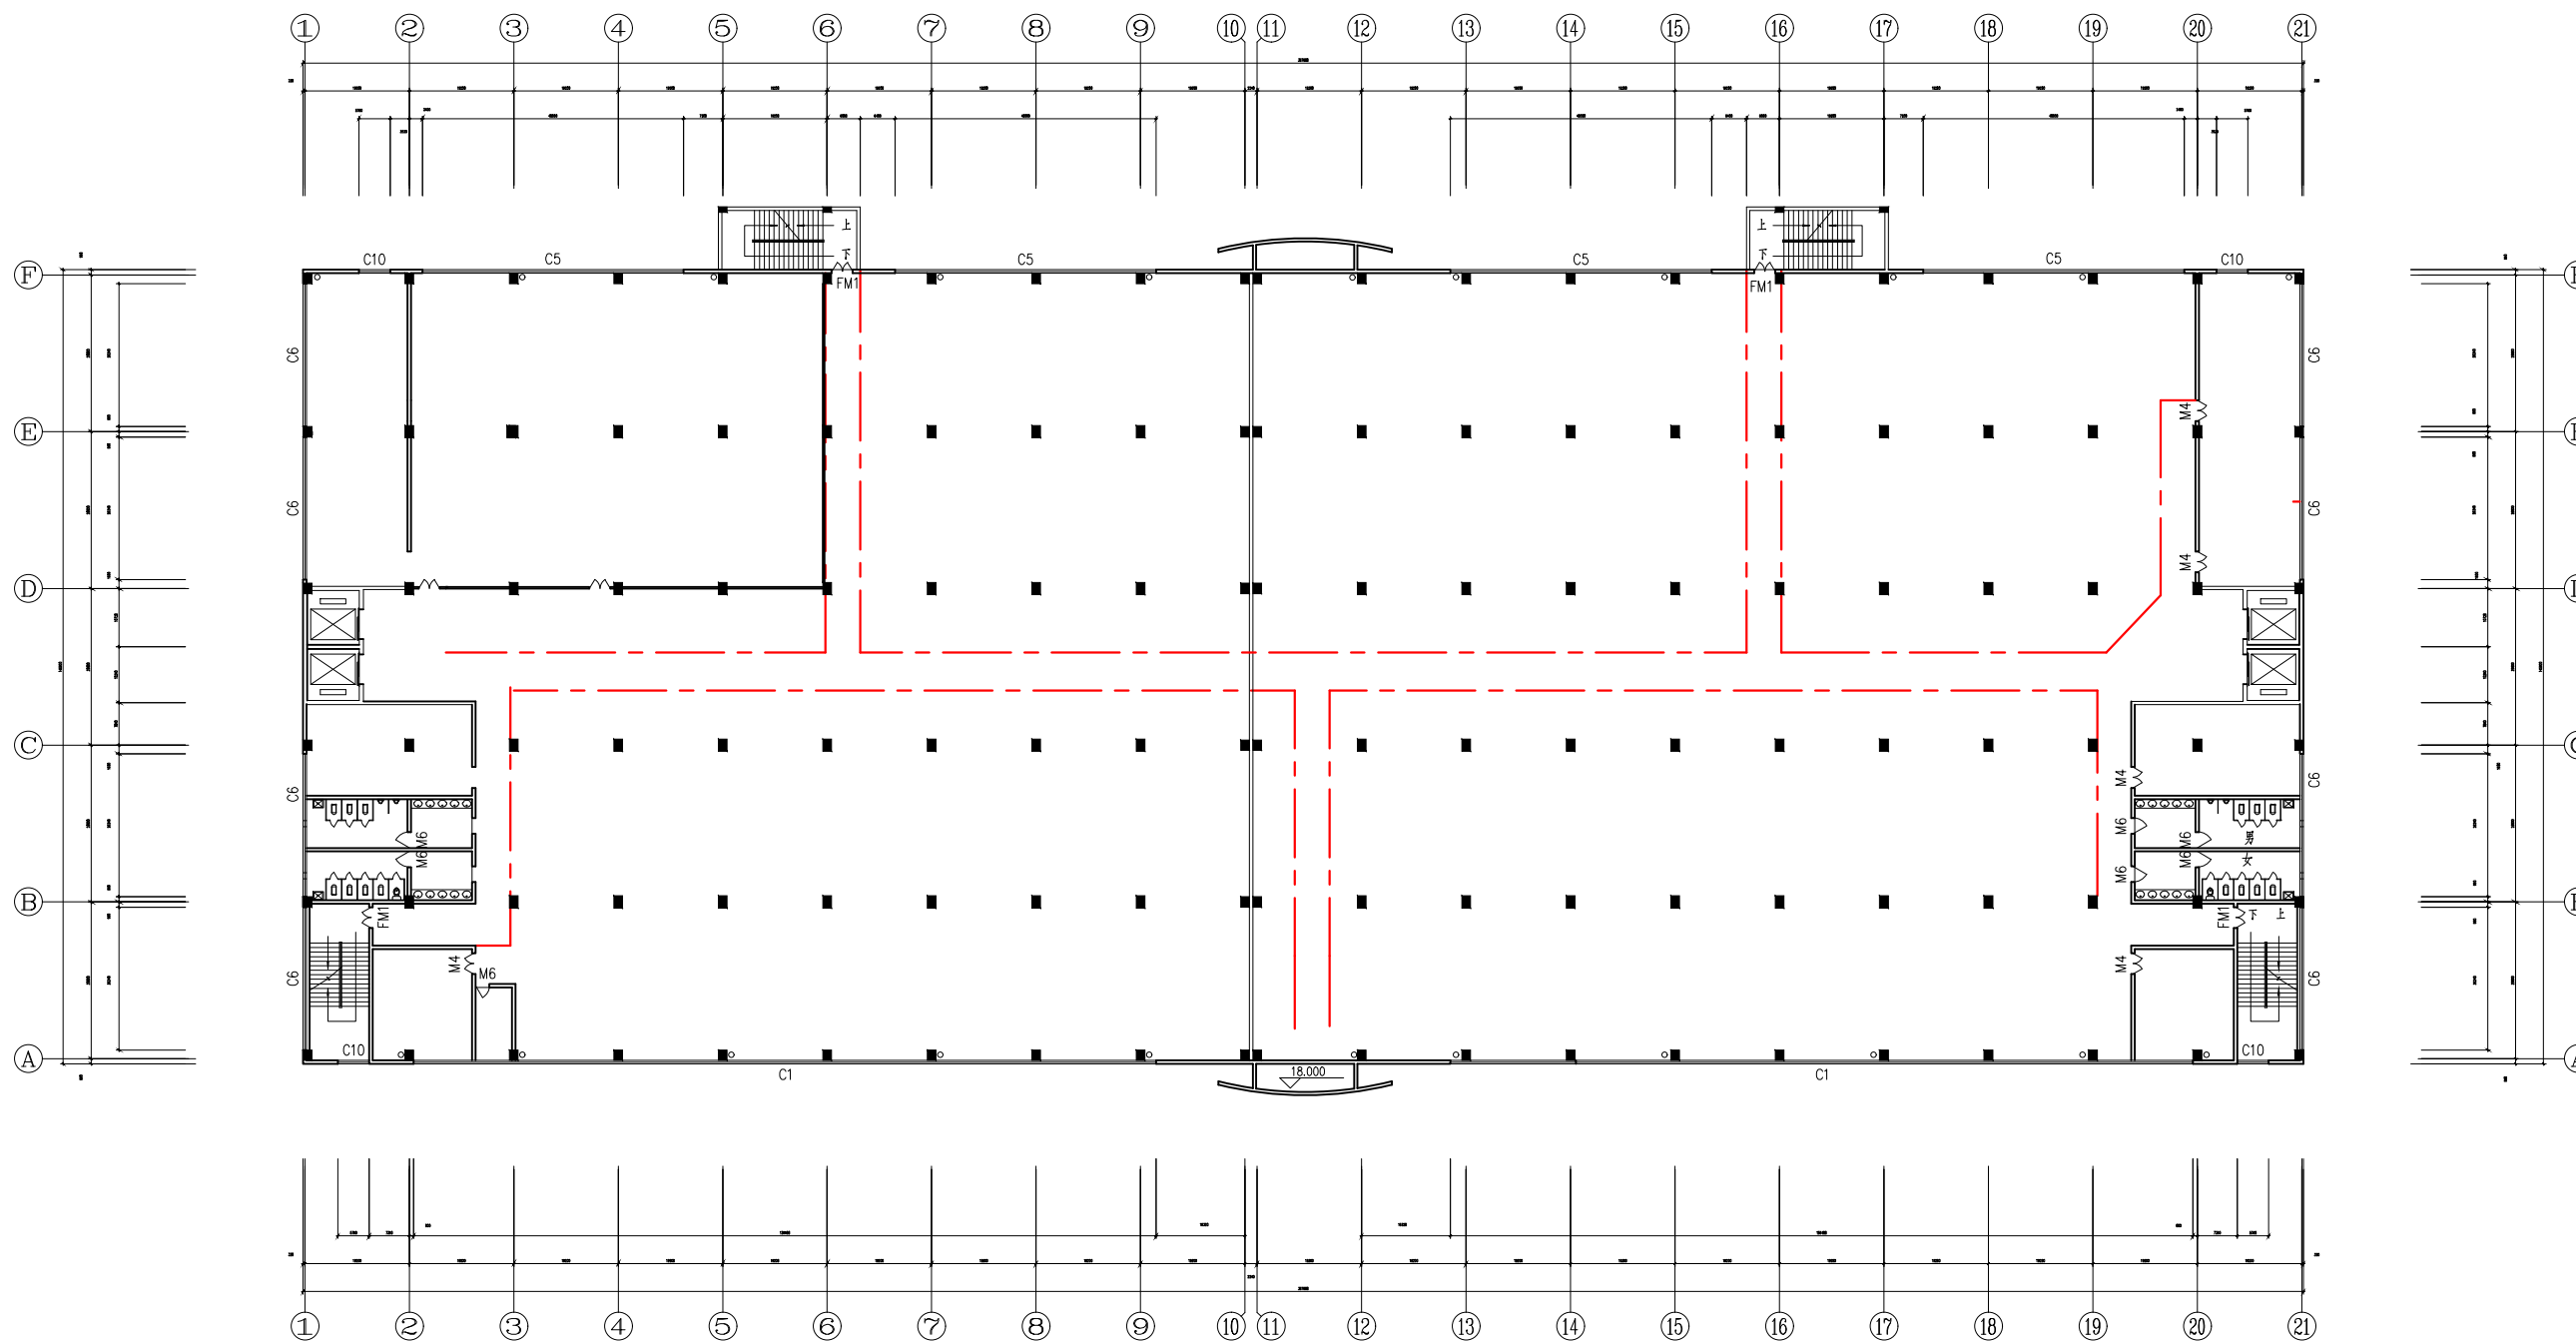

		工程名称	通士达照明有限公司	
		项目名称	组装大楼	
审定		设计负责人	三层平面图	图号
审核		主任工程师		专业
校核		注册建筑师		阶段
设计		会签		比例

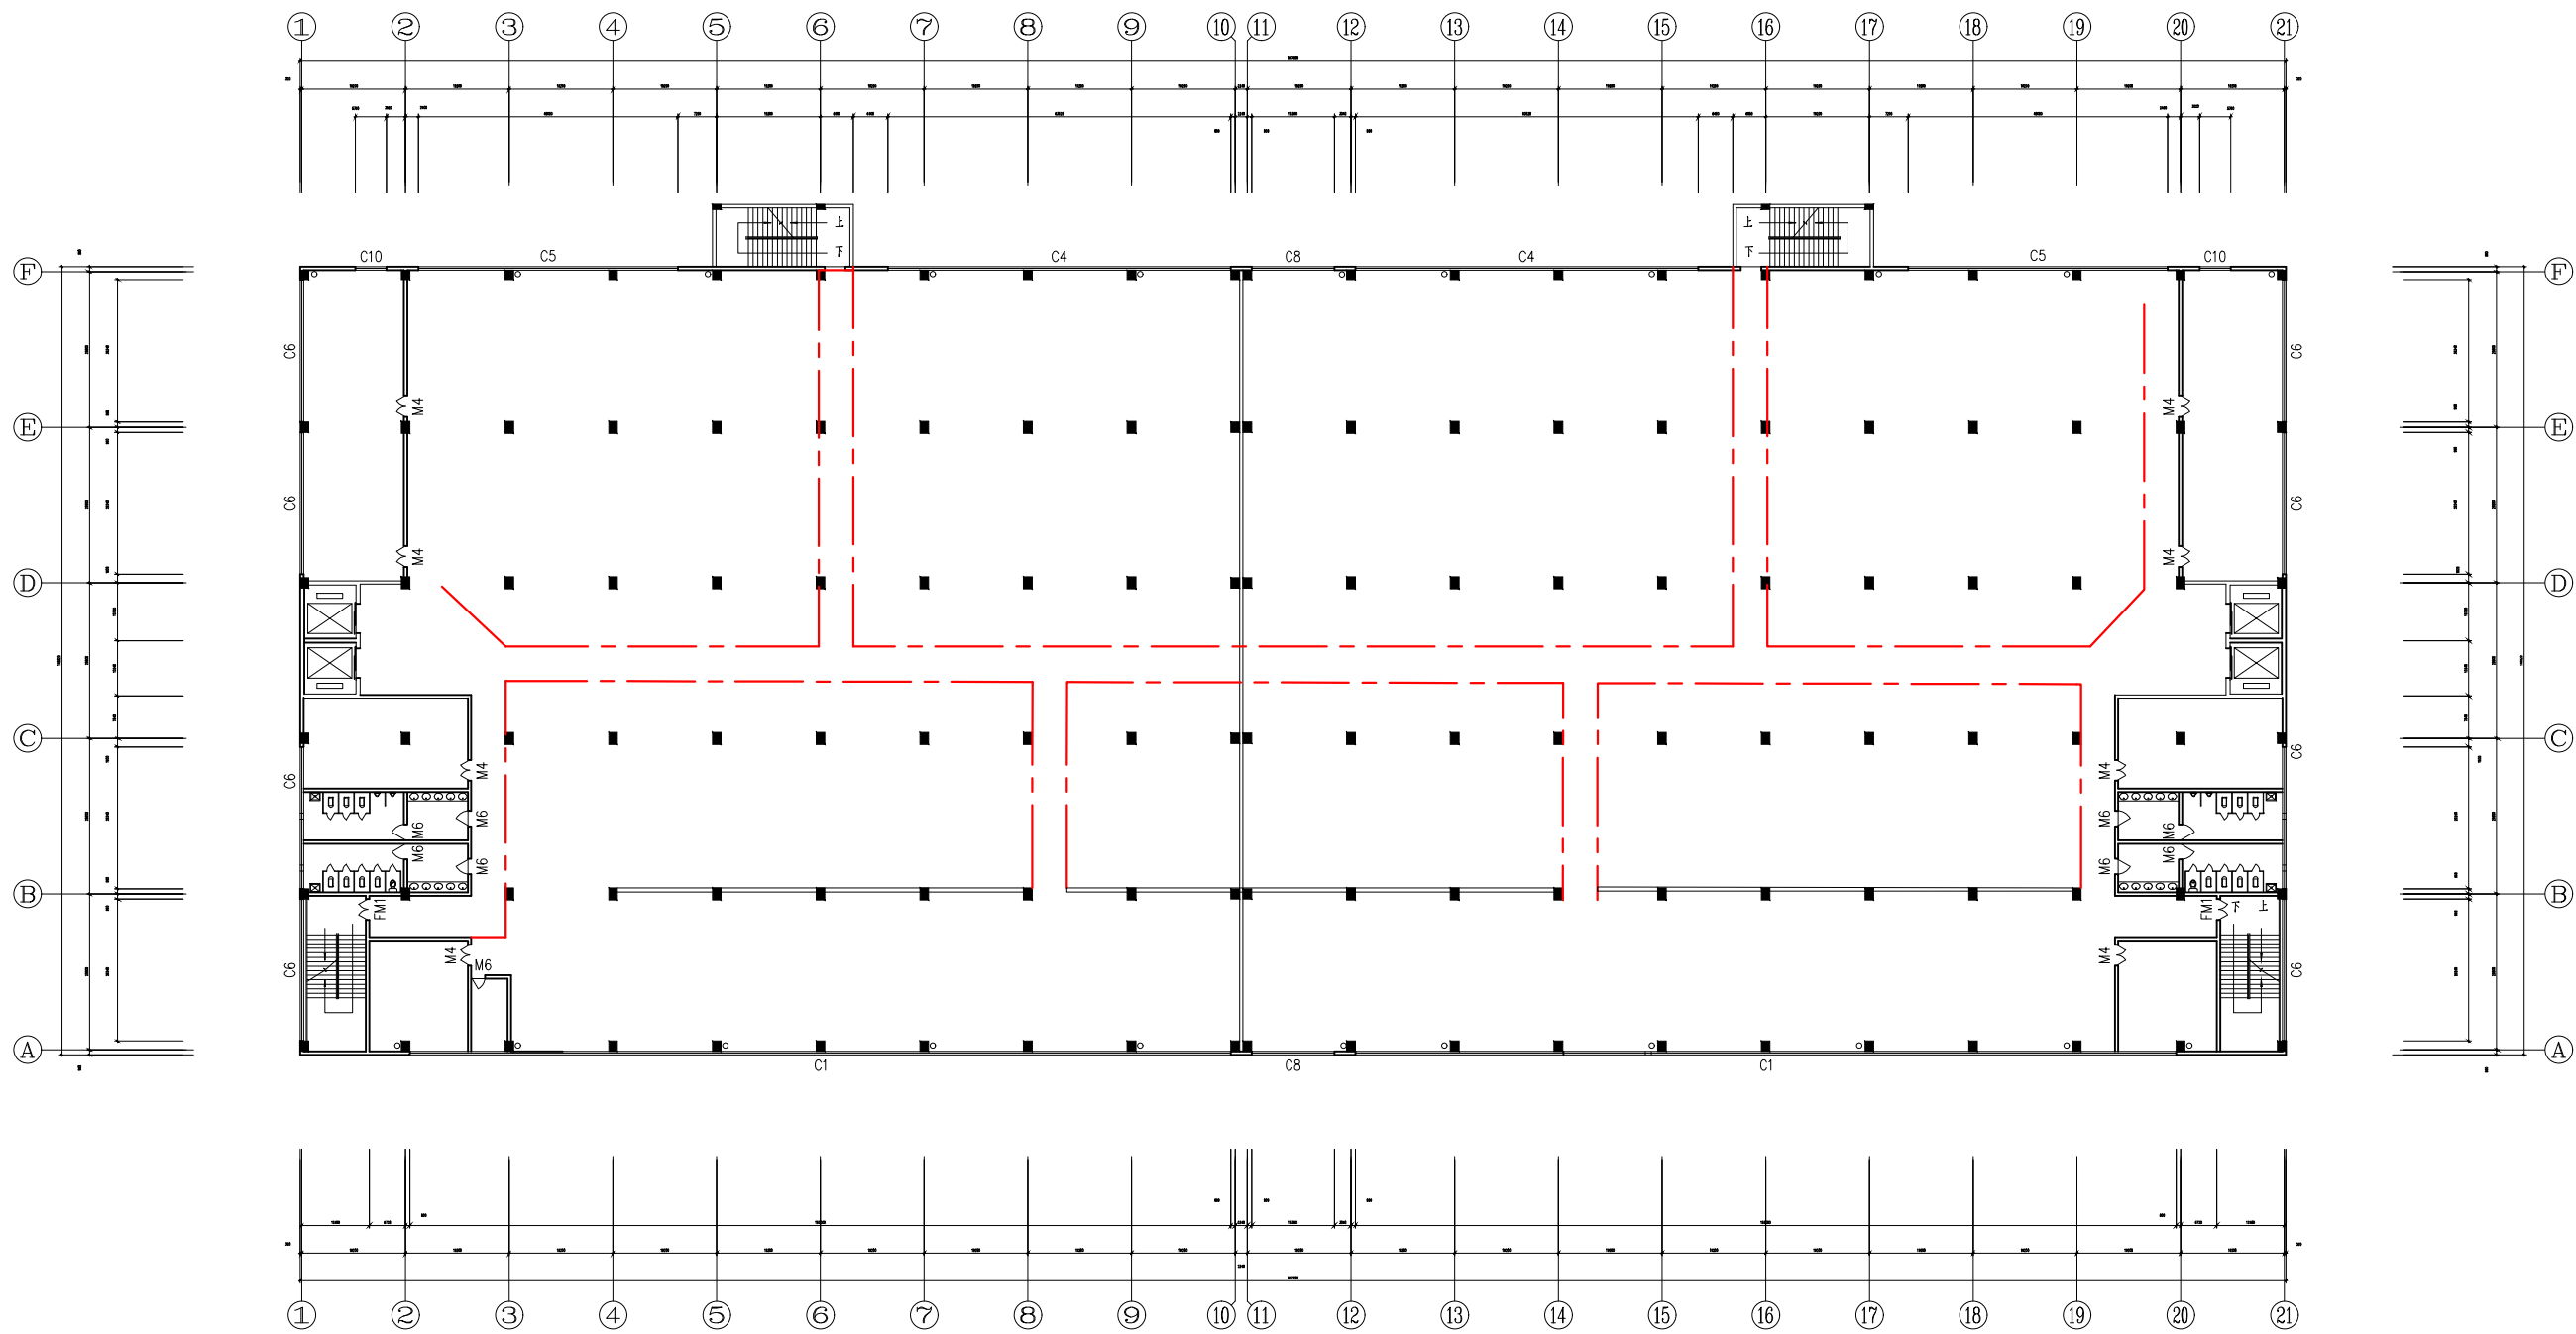

		工程名称	通士达照明有限公司	
		项目名称	组装大楼	
审定		设计负责人	四层平面图	图号
审核		主任工程师		专业
校核		注册建筑师		阶段
设计		会签		比例

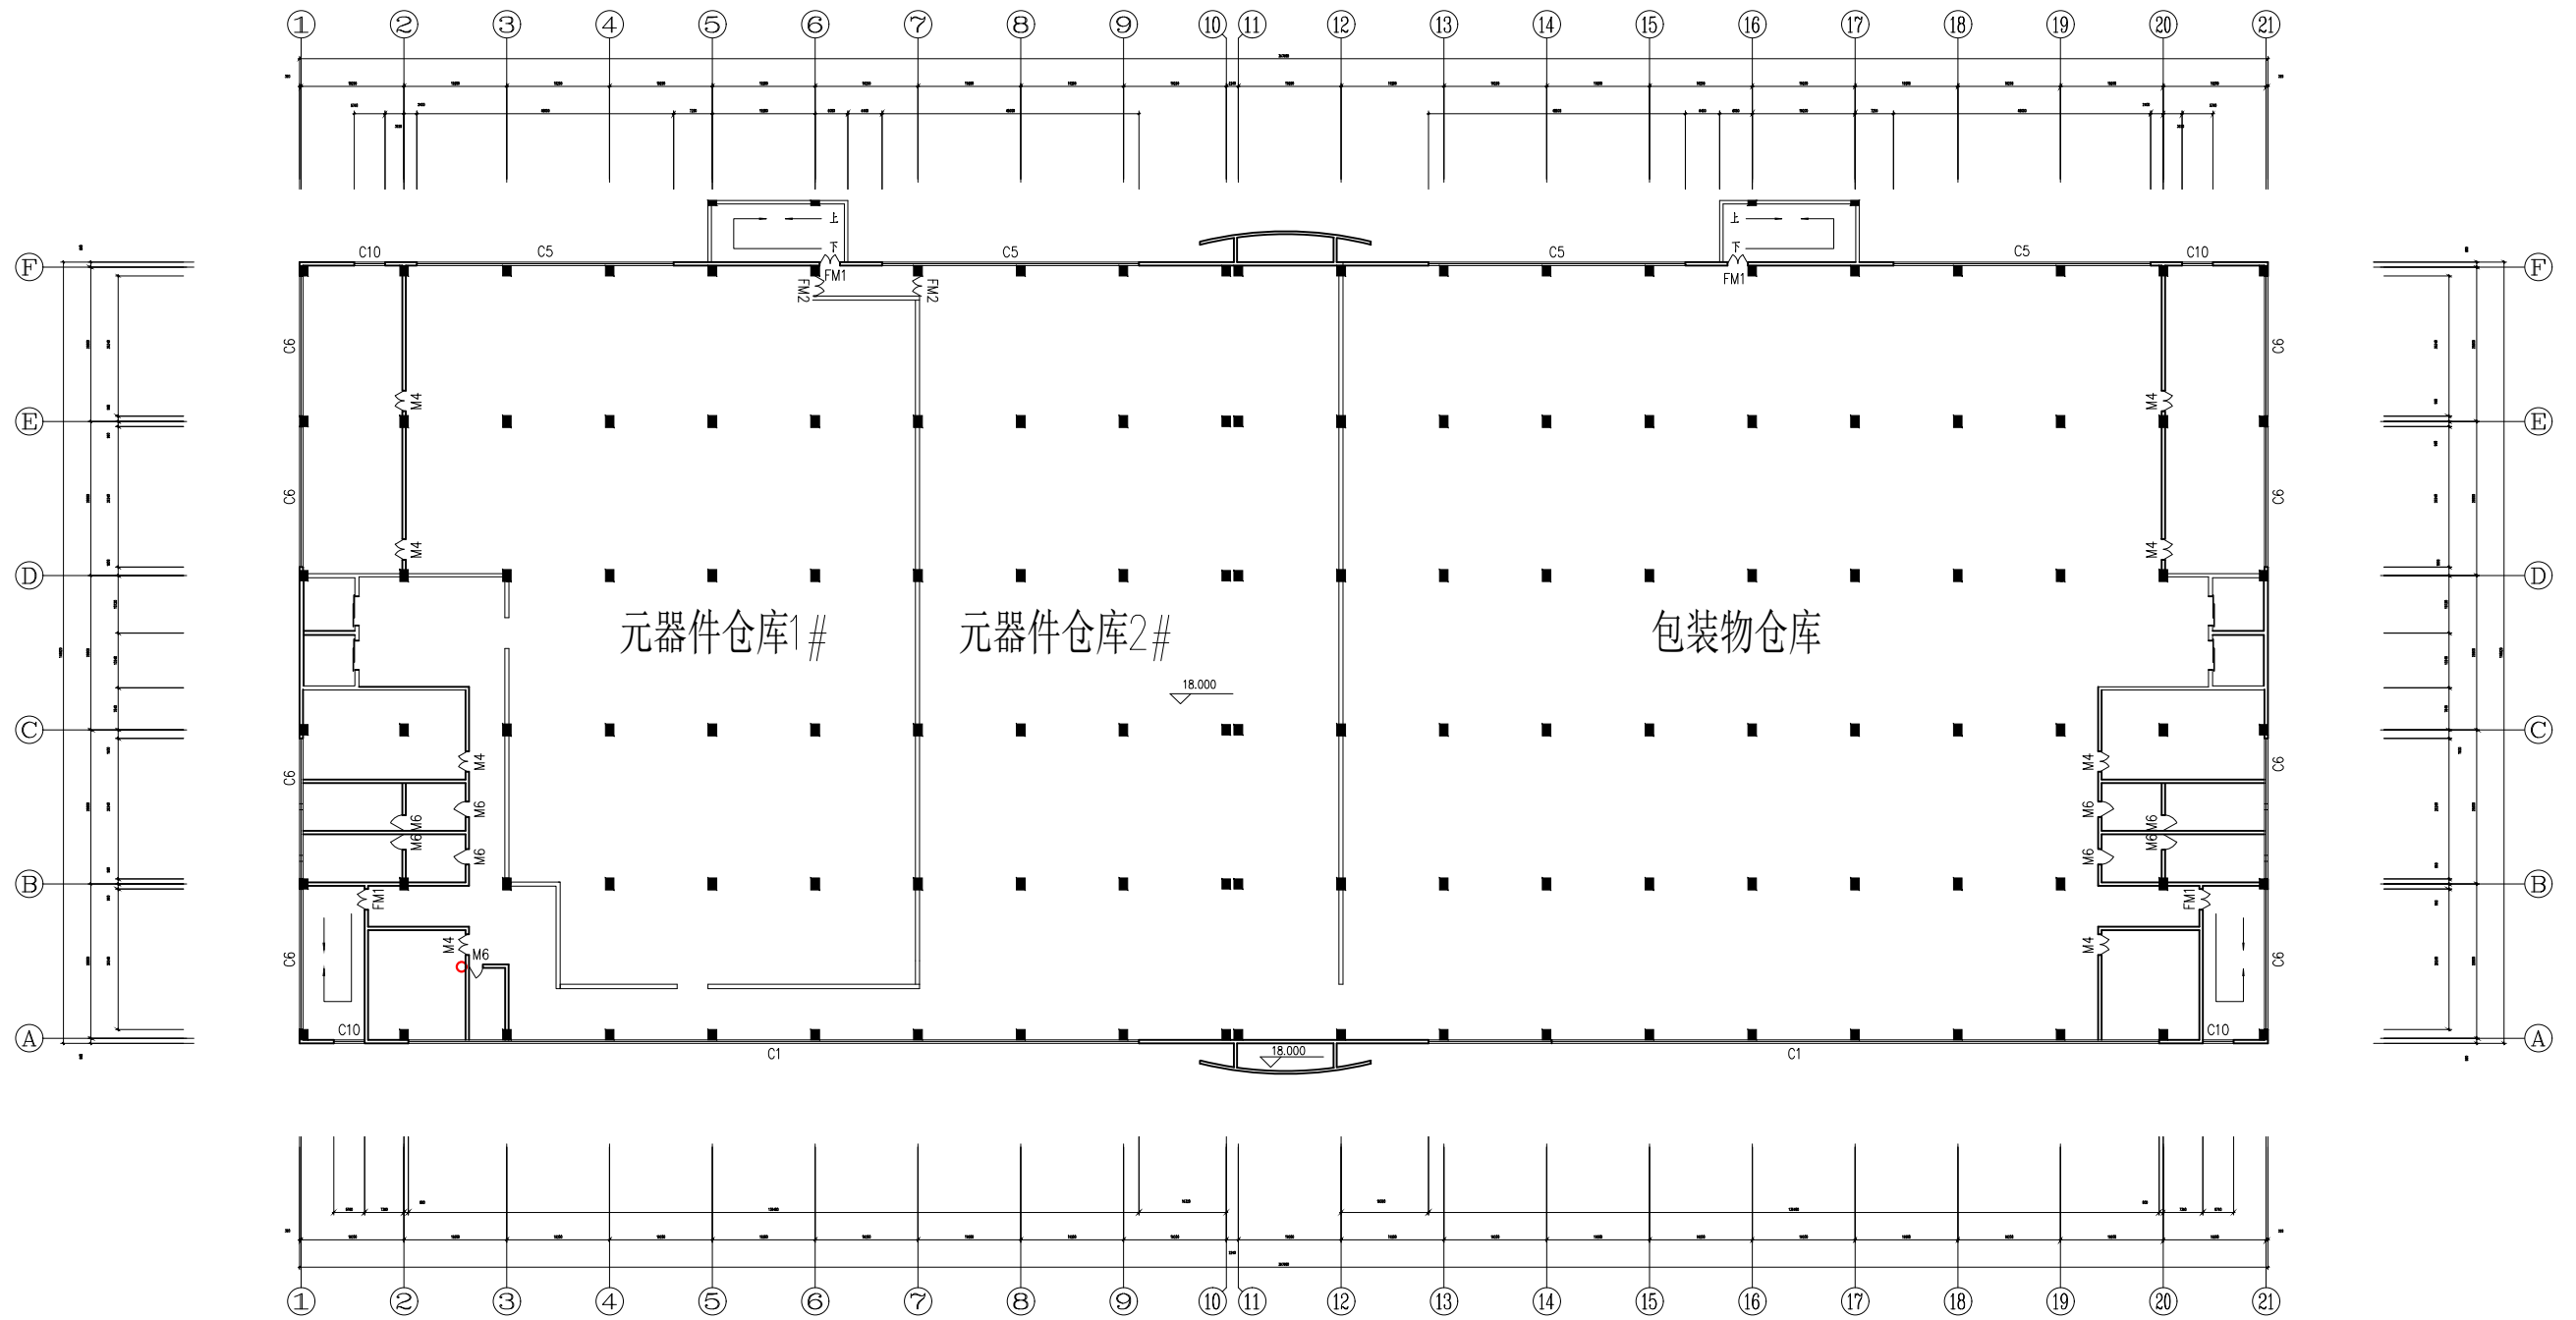

		工程名称	通士达照明有限公司	
		项目名称	组装大楼	
审定		设计负责人	五层平面图	图号
审核		主任工程师		专业
校核		注册建筑师		阶段
设计		会签		比例